


SITUACE 1 : 250

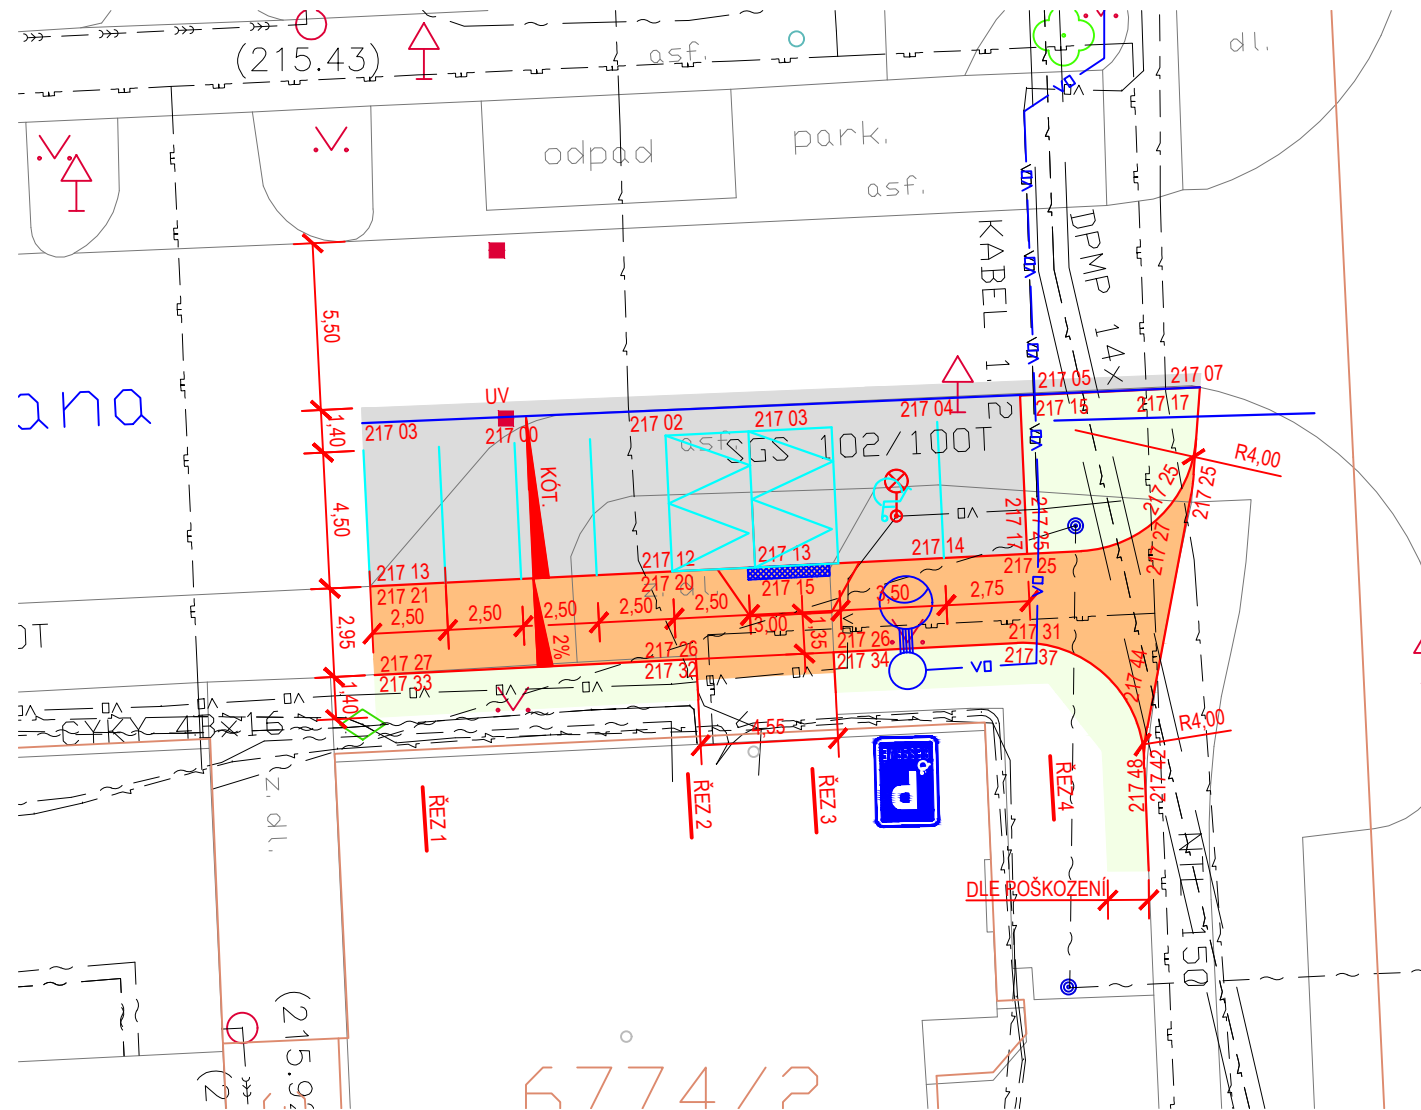

PARKOVIŠTĚ UL. JIŘÍHO TOMANA
C.02 - SITUACE




Pardubice II
MĚSTSKÝ OBVOD



Pardubice II
MĚSTSKÝ OBVOD

REVIZE	POPIS/DESCRIPTION	ZMĚNIL/CHECKED BY	KONTROLA/APPROVED BY	DATUM/DATE
--------	-------------------	-------------------	----------------------	------------

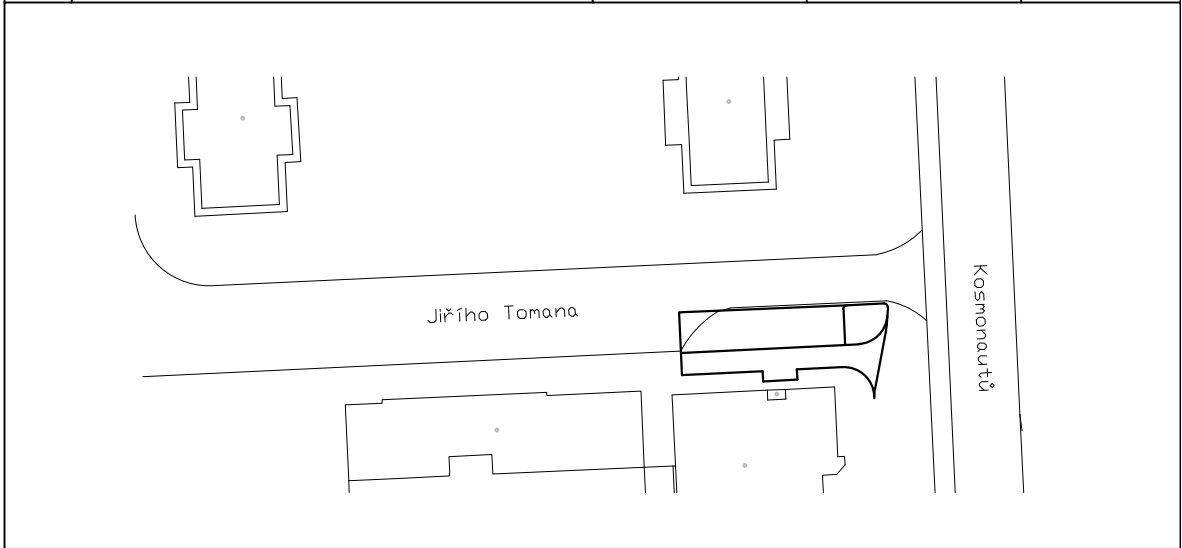

STAVEBNÍK STATUTÁRNÍ MĚSTO PARDUBICE Městský obvod Pardubice II Chemiků 128, 530 09 Pardubice TEL. +420 466 798 624 posta@umo2.mmp.cz		GENERÁLNÍ PROJEKTANT Ing. HYNEK SEINER Jana Zajíce 986 530 12 Pardubice TEL. +420 777 225 093 HynekSeiner@seznam.cz	
--	--	--	--

OBJEKT SO 101 - KOMUNIKACE	ZODPOVĚDNÝ PROJEKTANT Ing. HYNEK SEINER
ZPRACOVATEL OBJEKTU Ing. HYNEK SEINER TEL. +420 777 225 093 HynekSeiner@seznam.cz	ZODPOVĚDNÝ PROJEKTANT OBJEKTU Ing. HYNEK SEINER
VYPRACOVALI Ing. HYNEK SEINER	

NÁZEV STAVBY
PARKOVIŠTĚ UL. JIŘÍHO TOMANA

OBSAH PŘÍLOHY
SITUACE 1 : 250

MÍSTO STAVBY
PARDUBICE, k.ú. PARDUBICE, p.č. 3702/1

STUPĚŇ DOKUMENTACE DSP + PDPS	DATUM 05/2015	MĚŘÍTKO 1 : 250	FORMÁT 2 A4
----------------------------------	------------------	--------------------	----------------

Č. ZAKÁZKY 2015/09	STUPĚŇ DSP+PDPS	ČÁST C	VÝKRES 02	OBJEKT SO 101 - KOMUNIKACE
-----------------------	--------------------	-----------	--------------	-------------------------------

LEGENDA

- ZÁMKOVÁ DLAŽBA tl. 60 mm
- ASFALTOVÝ BETON ACO 11
- SLEPECKÁ DLAŽBA
- TRÁVNÍK V ROZS. POŠK. STAVBOU

VEŠKERÉ VZROSTLÉ STROMY ZACHOVAT

STÁVAJÍCÍ PODZEMNÍ SÍŤ

- ELEKTRICKÉ VEDENÍ PODZEMNÍ (ČEZ Distribuce)
- KANALIZACE PODZEMNÍ (VODOVODY A KANALIZACE Pardubice)
- VEŘEJNÉ OSVĚTLENÍ (SLUŽBY MĚSTA PARDUBICE a.s)
- PLYNOVÉ VEDENÍ PODZEMNÍ (RWE Distribuce)
- SDĚLOVACÍ VEDENÍ PODZEMNÍ (O2 Czech. Rep.)
- SDĚLOVACÍ VEDENÍ PODZEMNÍ (UPC Česká republika)
- SDĚLOVACÍ VEDENÍ PODZEMNÍ (EDERA Group)
- VODOVODNÍ ŘÁD (VODOVODY A KANALIZACE Pardubice)
- TEPLOVOD PODZEMNÍ (ELEKTRÁRNÝ Opatovice)